


平面図
S=1:250

実施設計業務委託（DIPφ150）L=524.6m

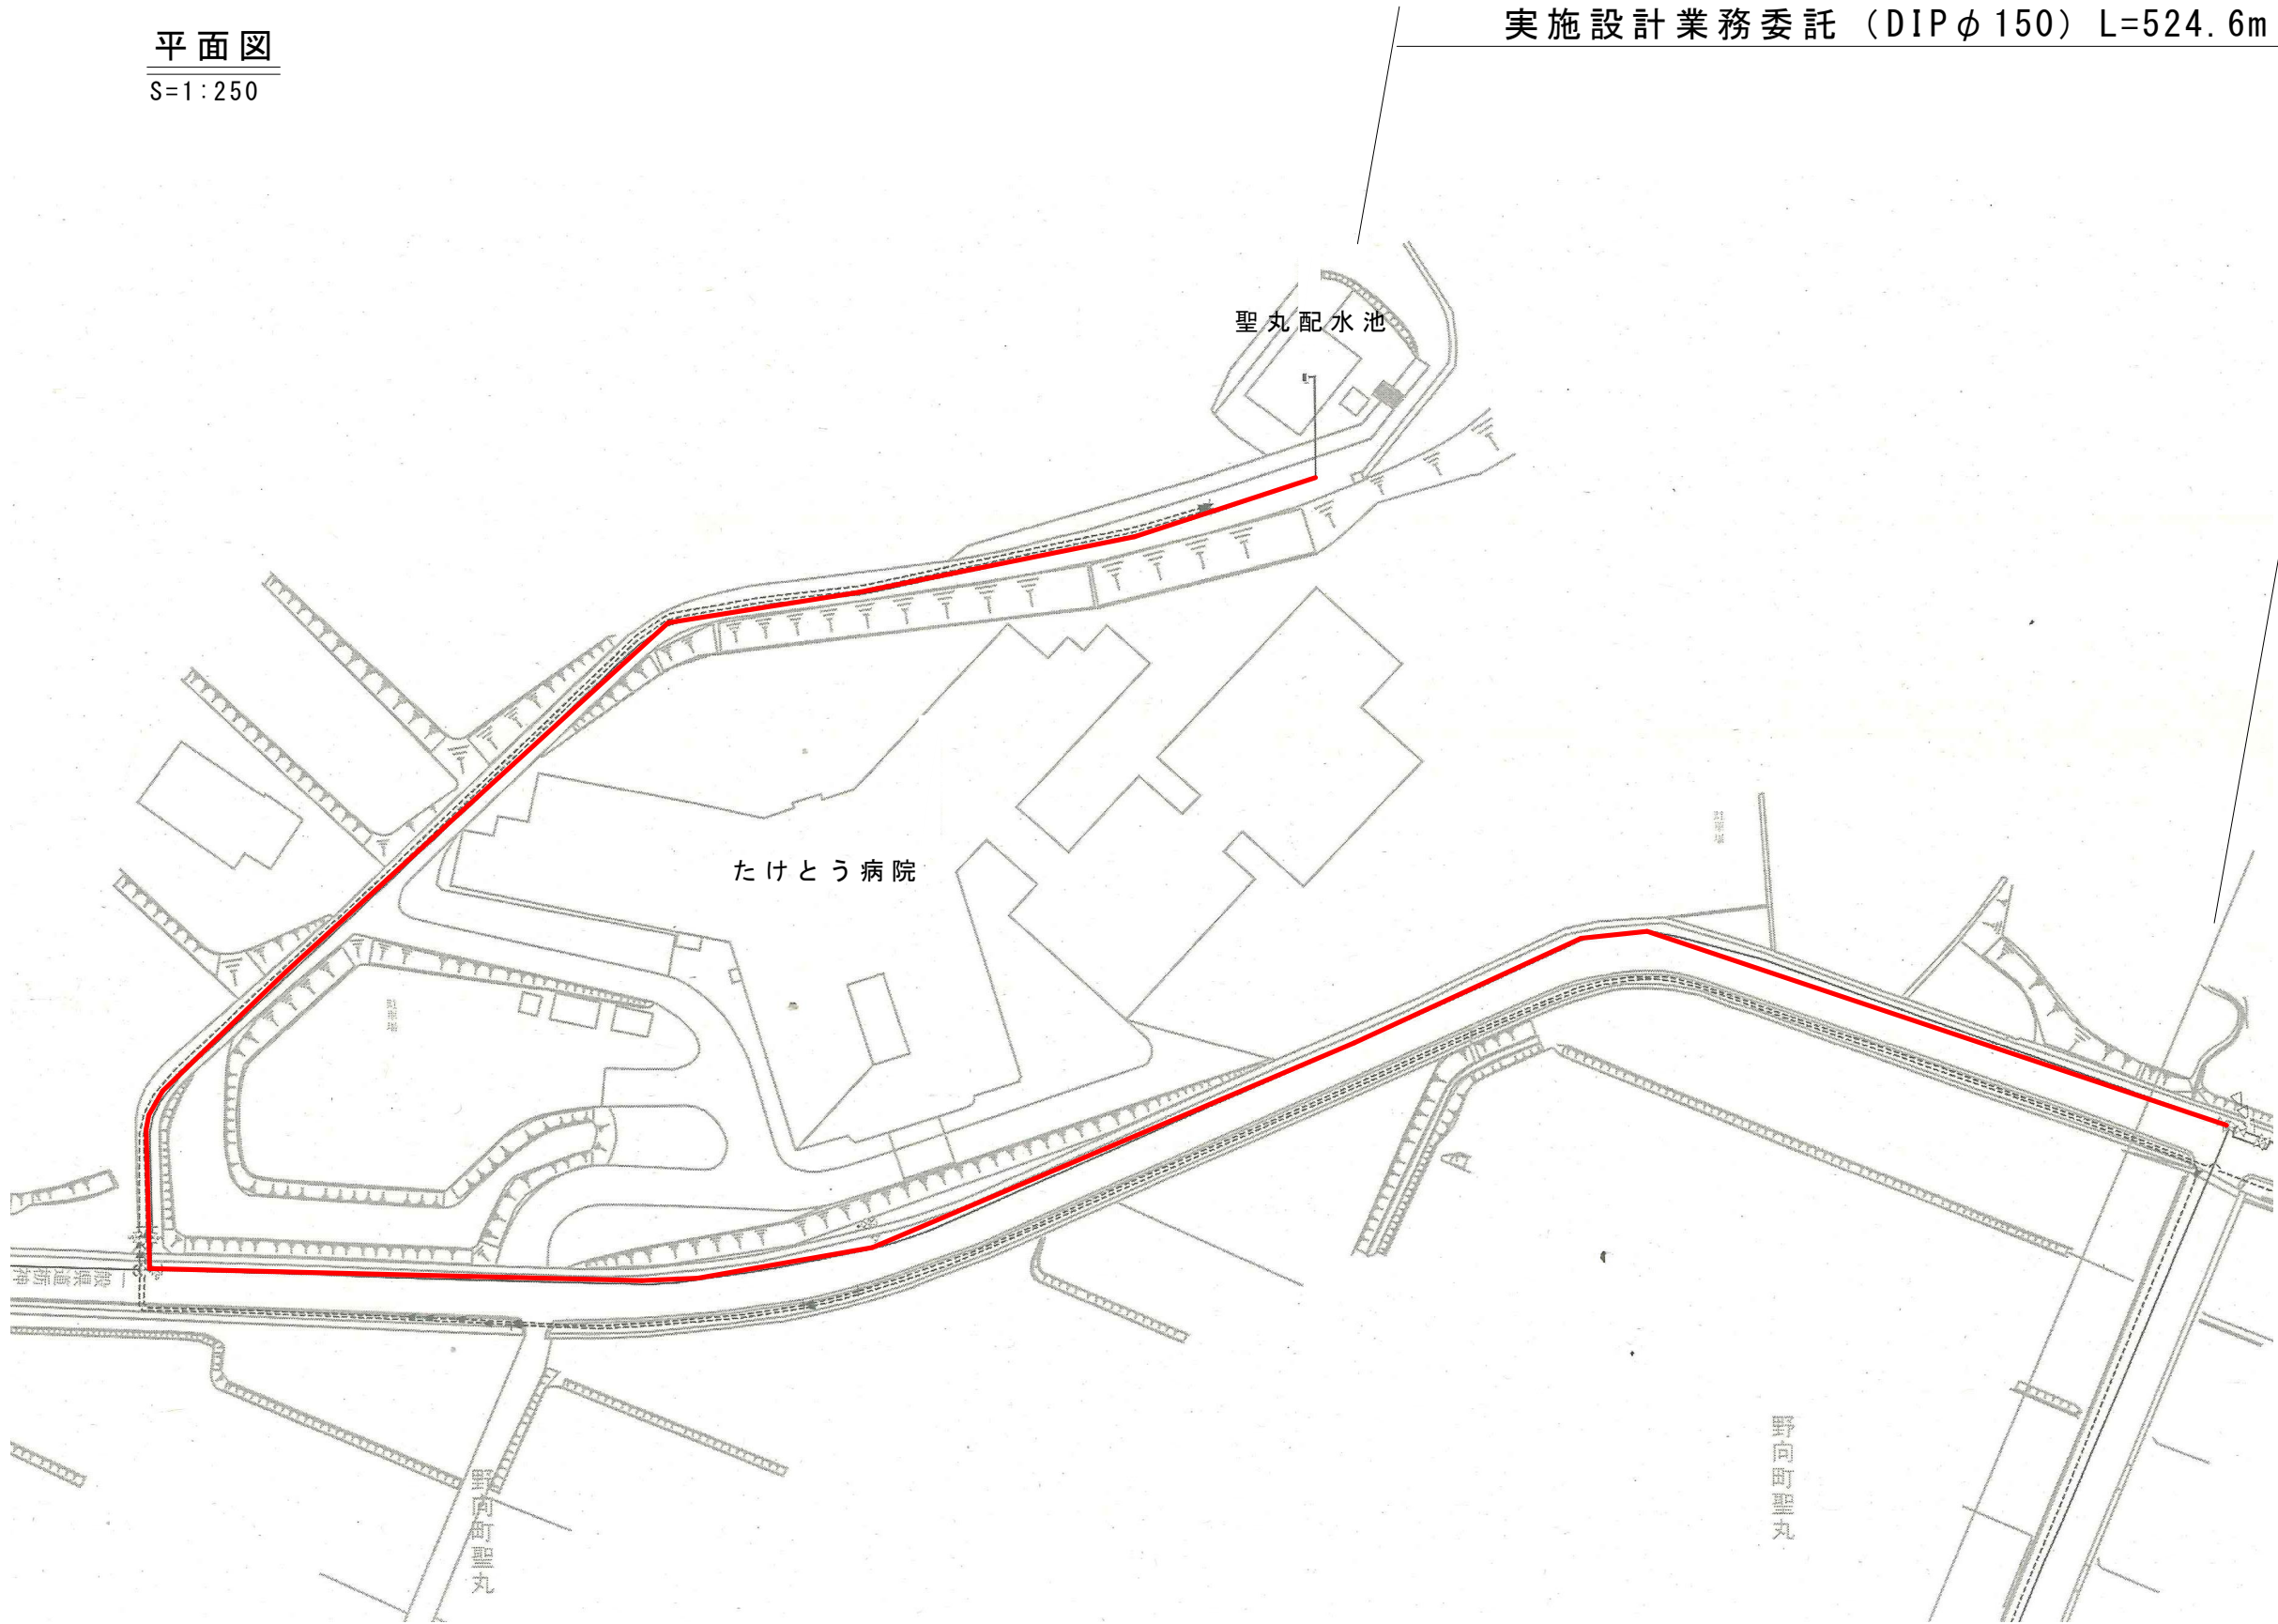

位置図



※ 縮尺注意 A1→A3
この図面はA1サイズを原寸とする

番 号			
委託名	重要給水施設 配水管布設替実施設計業務委託		
図 面 号	1 1	縮 尺	図 示
路線名 河川			
施 工 所	勝山市野向町聖丸 地係		
施 工 年 度	令和7年度		
図面内容	位置図、平面図		
勝 山 市			