



平面図
S=1:30

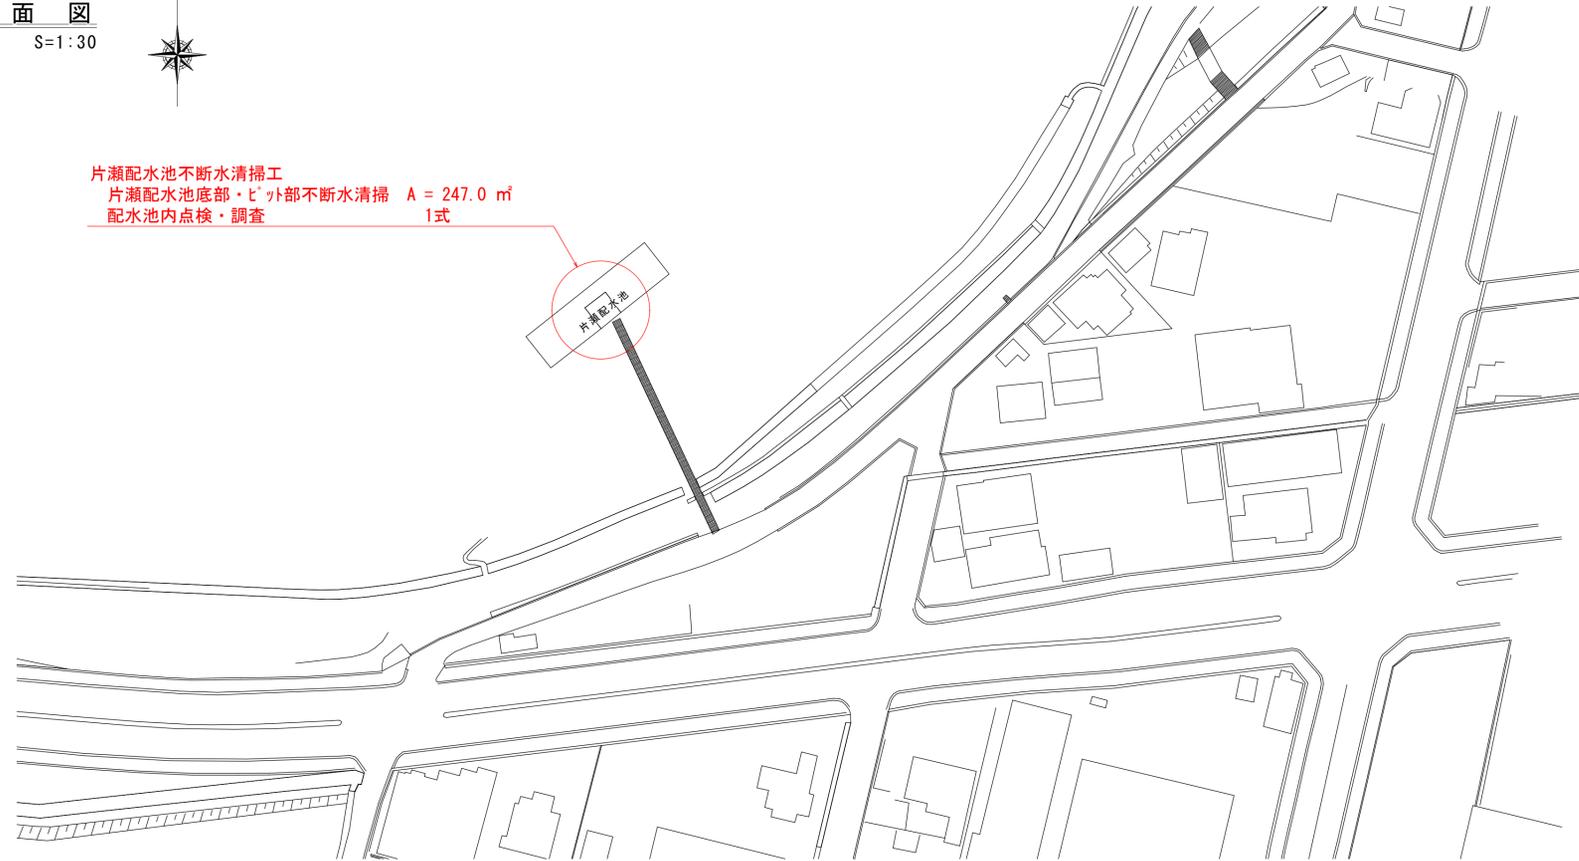

片瀬配水池不断水清掃工
片瀬配水池底部・ヒット部不断水清掃 A = 247.0 m²
配水池内点検・調査 1式




施設詳細図
S=1:100

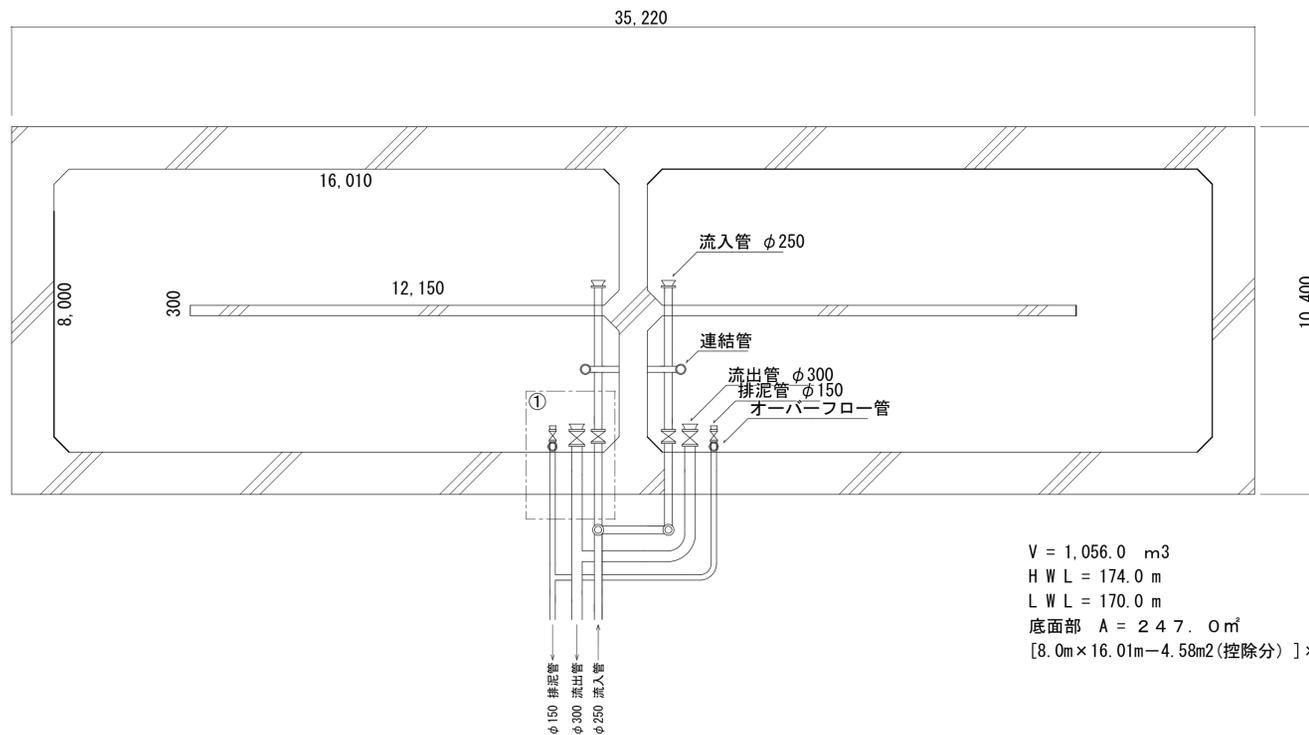

V = 1,056.0 m³
H W L = 174.0 m
L W L = 170.0 m
底面部 A = 247.0 m²
[8.0m × 16.01m - 4.58m²(控除分)] × 2槽 = 247.0m²


①
S=1:50

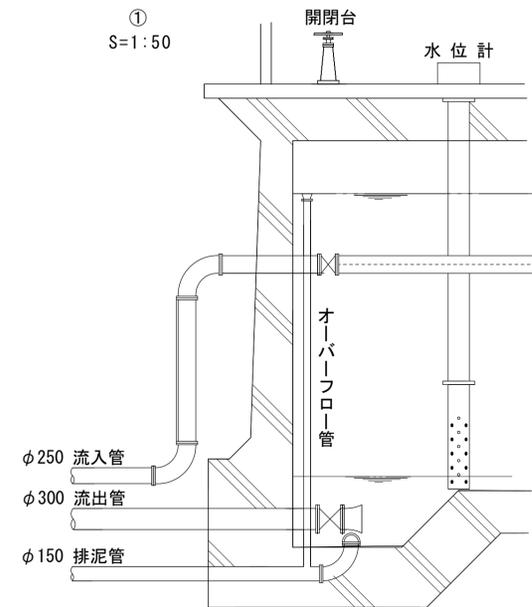

H W L = 174.0 m

L W L = 170.0 m

位置図

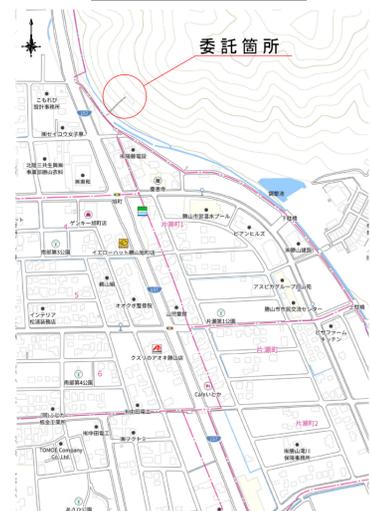

番号	
工事名	令和7年度 片瀬配水池清掃業務委託
図面番号	縮尺 図示
路線名	
河川名	
箇所	勝山市 片瀬 地係
施工年度	令和7年度
図面内容	図面1式
	勝山市

※縮尺注意 A1~A3
この図面はA1サイズを原寸とする。