



平面図 S : 1/100  
(勝山市役所 2階)

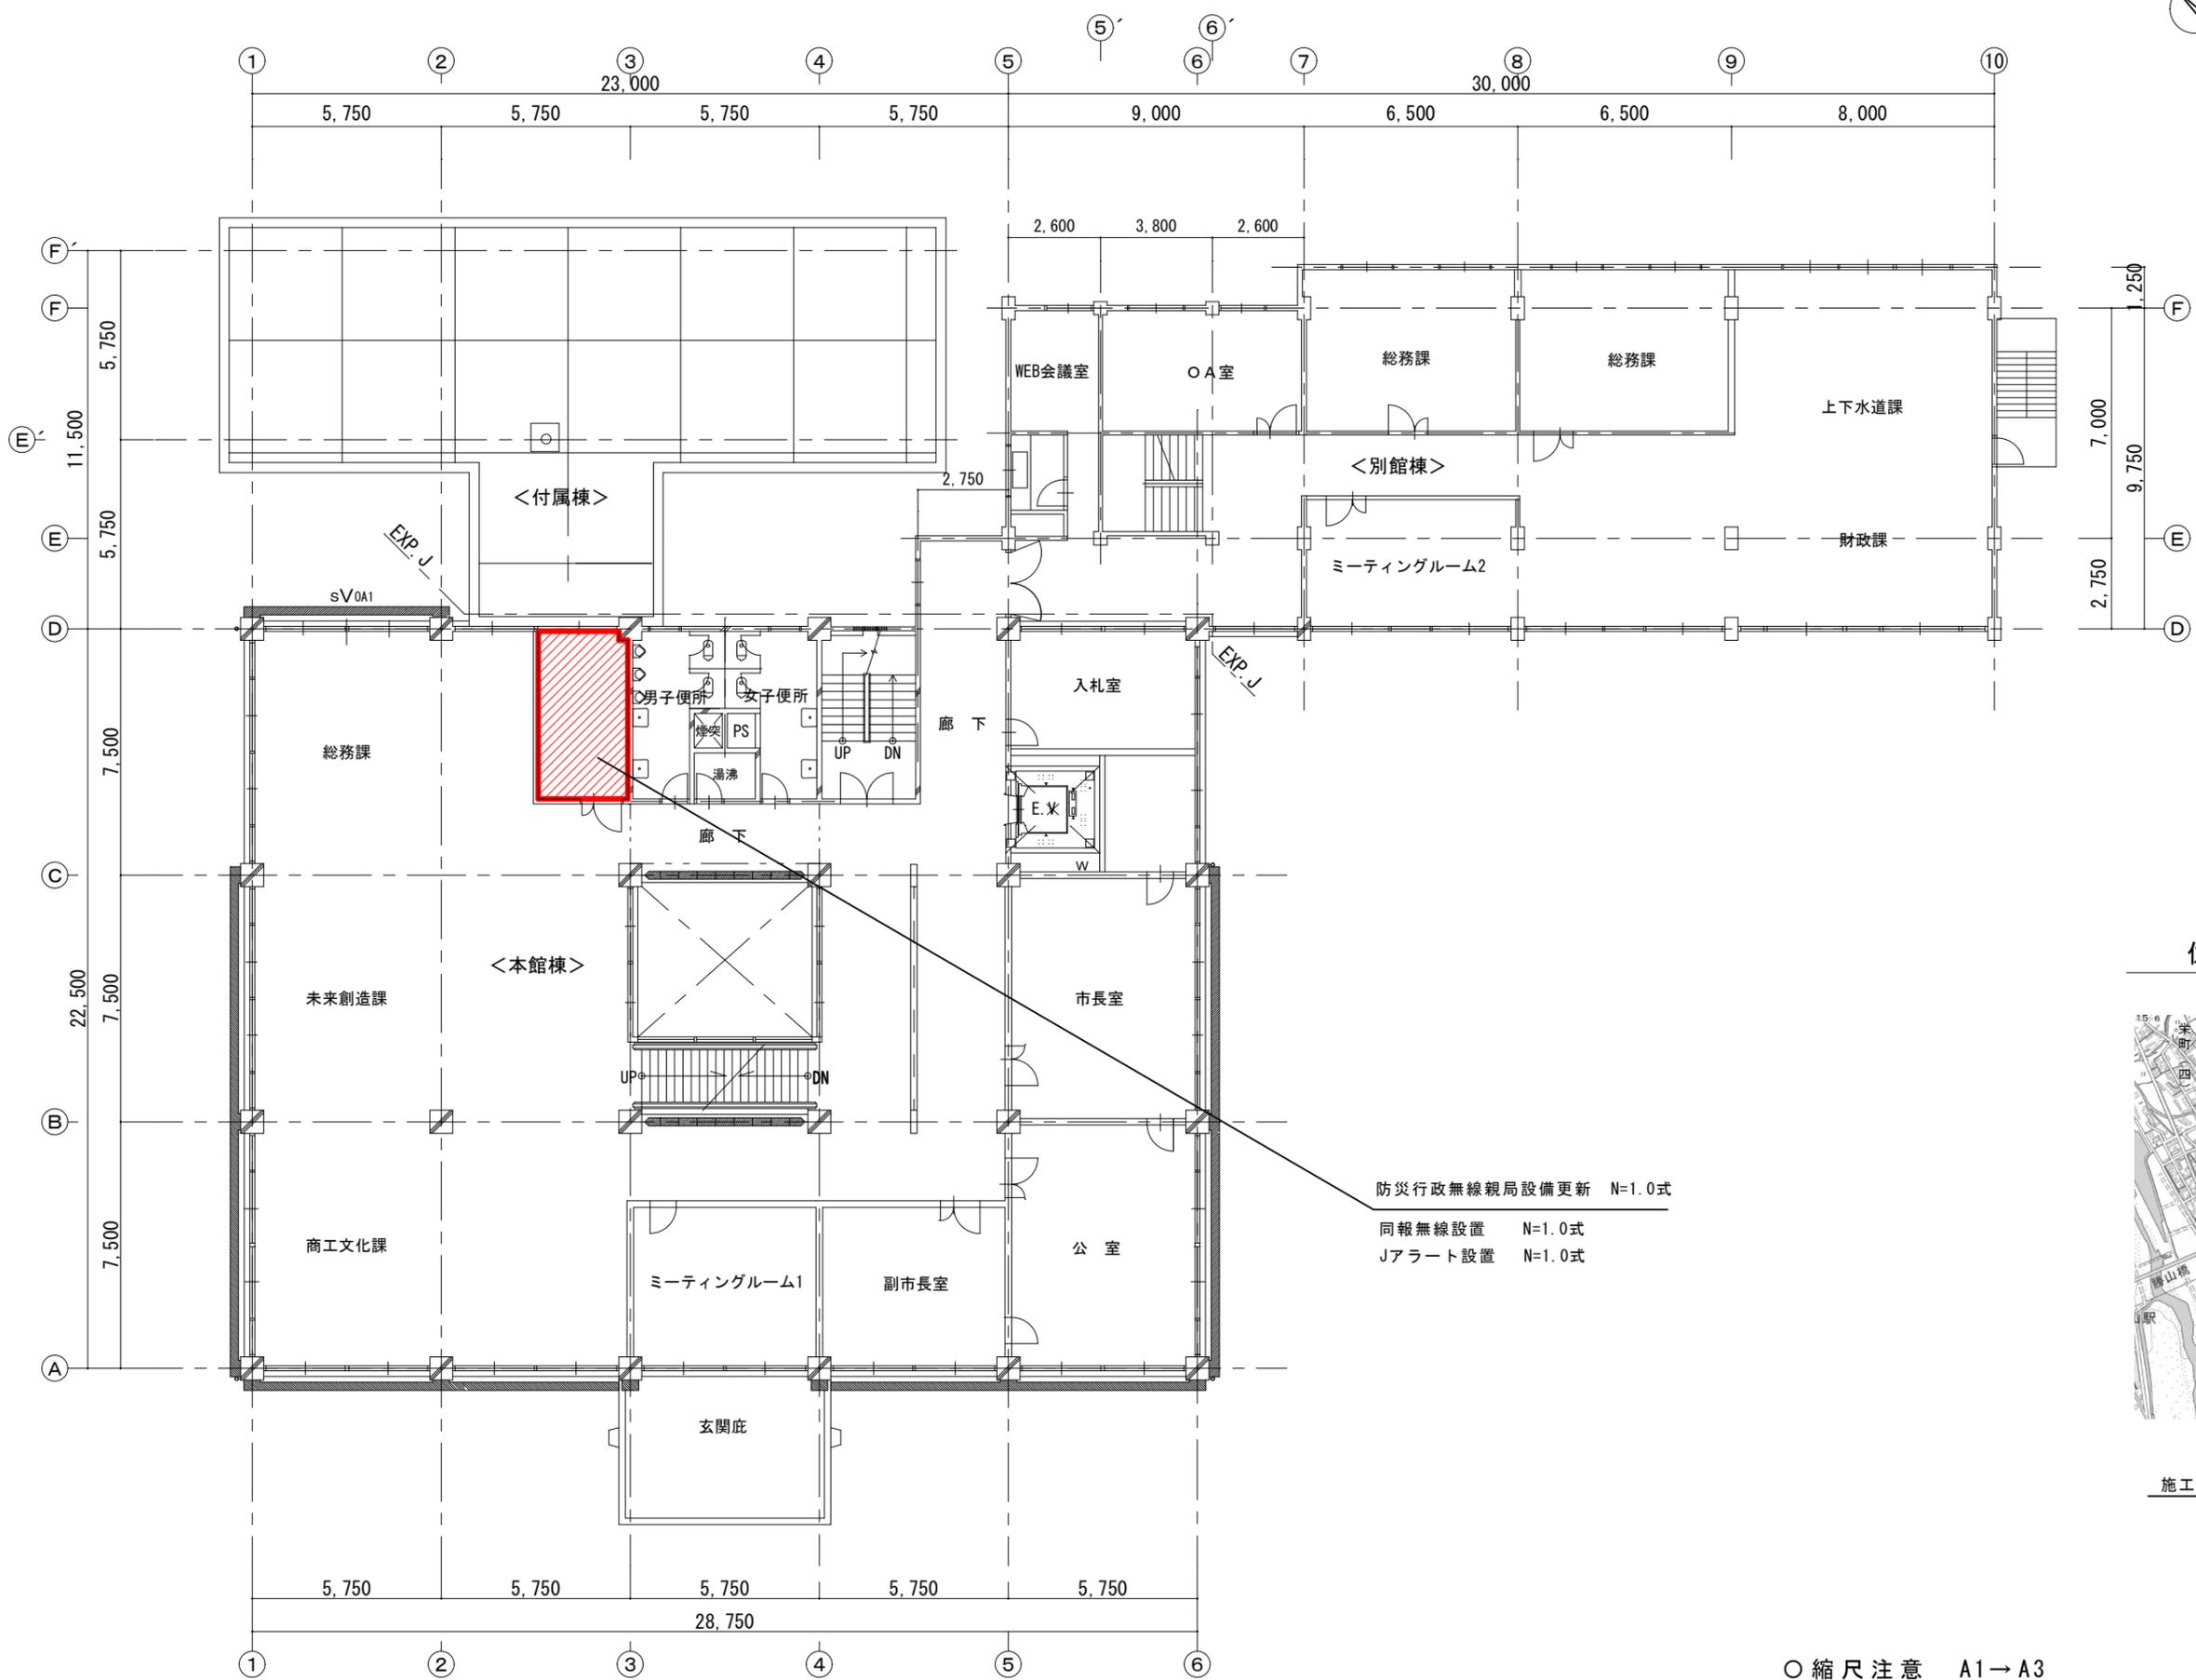

位置図 S : Free

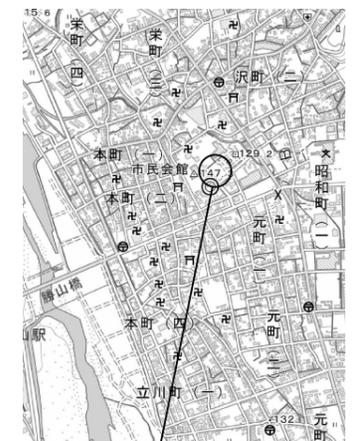


- 防災行政無線親局設備更新 N=1.0式
- 同報無線設置 N=1.0式
- Jアラート設置 N=1.0式

施工箇所

○縮尺注意 A1→A3  
この図面はA1サイズを原寸とする。



番号			
工事名	防災行政無線更新工事		
図面番号	1	2	図示
路線名	勝山市元町1丁目ほか地係		
施工年度	令和7年度		
図面内容	平面図・位置図		
<b>勝山市</b>			

システム系統図 (参考図)

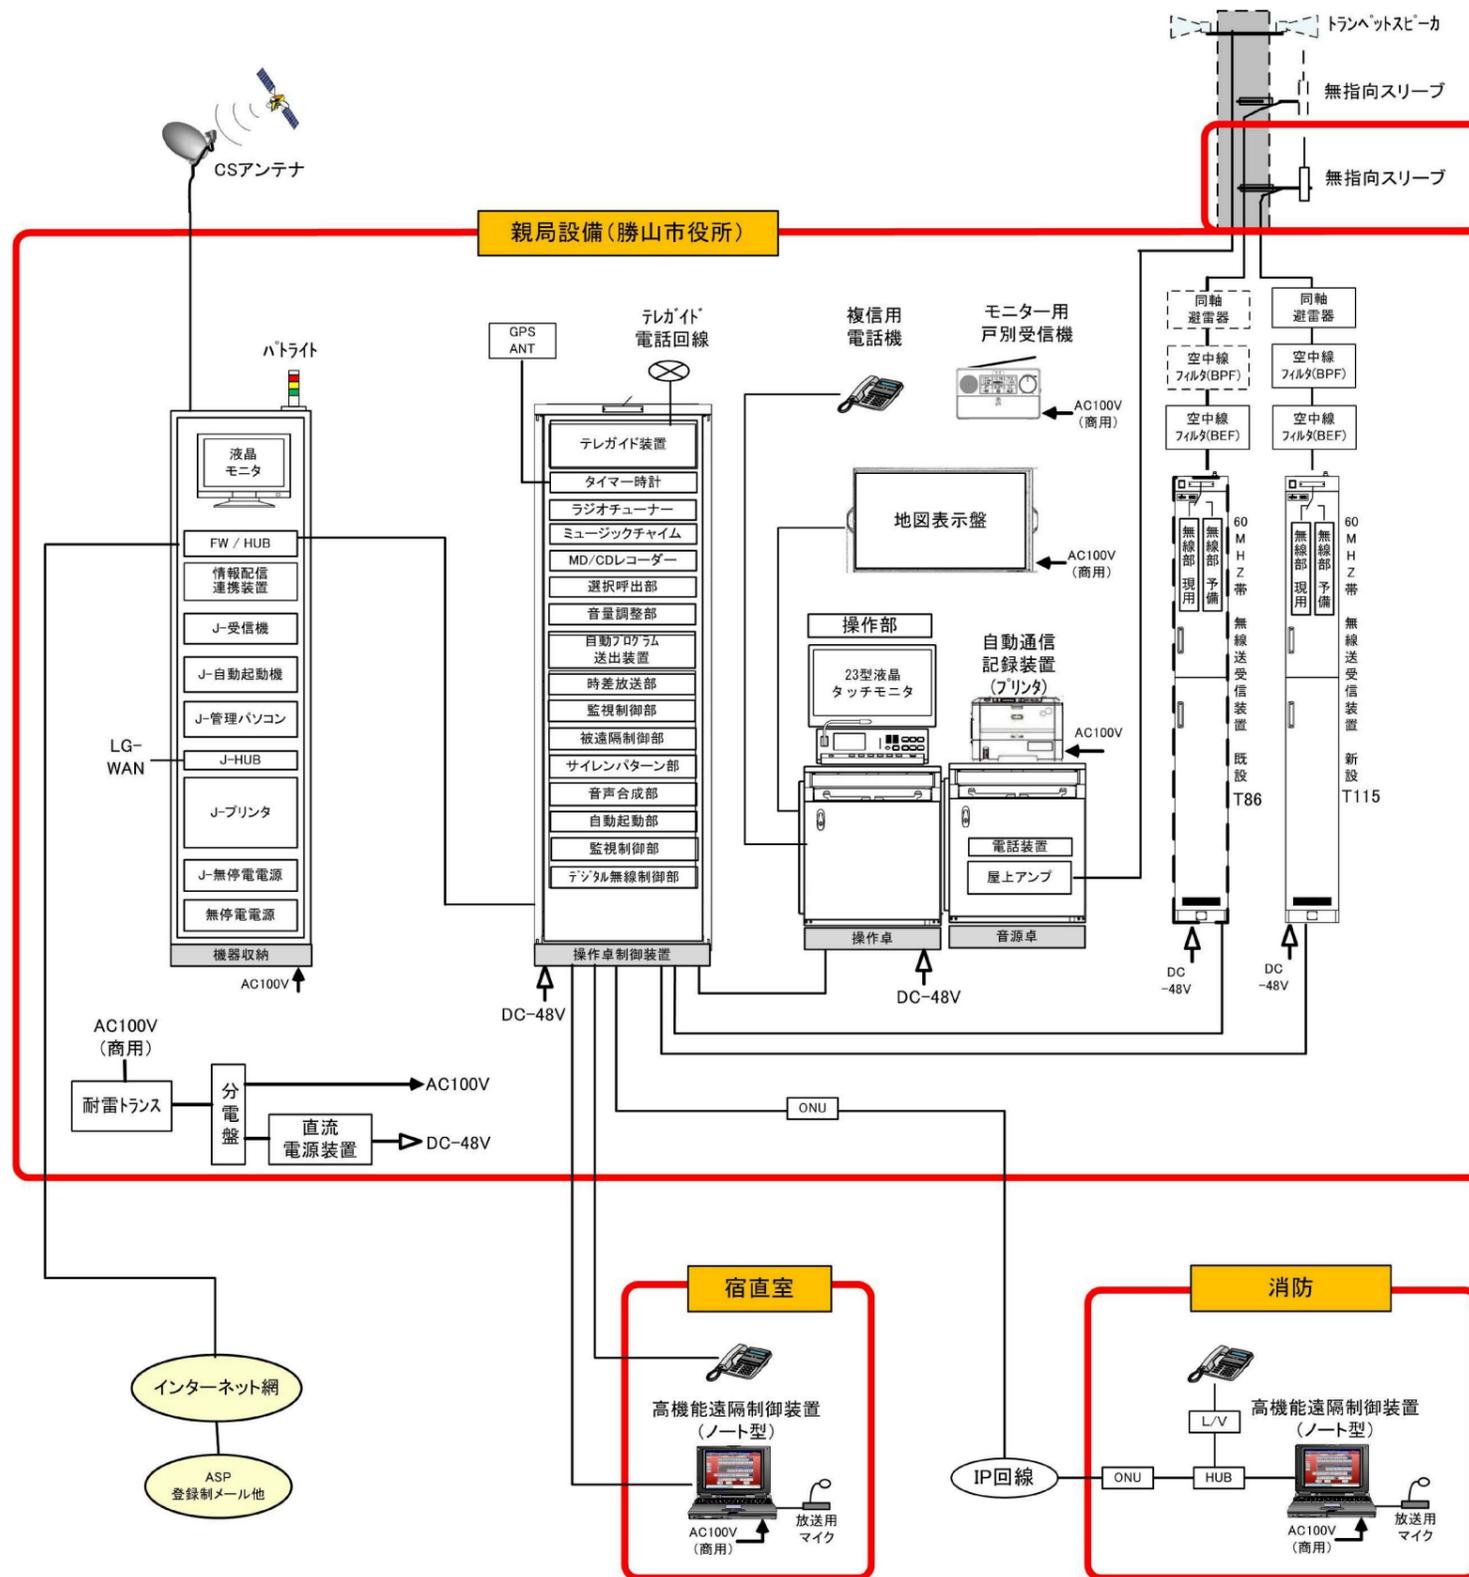

同報デジタル波 (T86)  
60.860MHz

同報デジタル波 (T115)

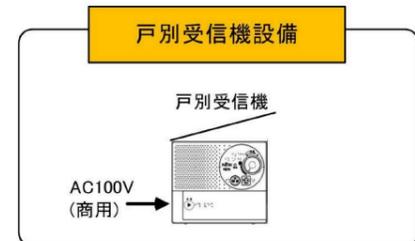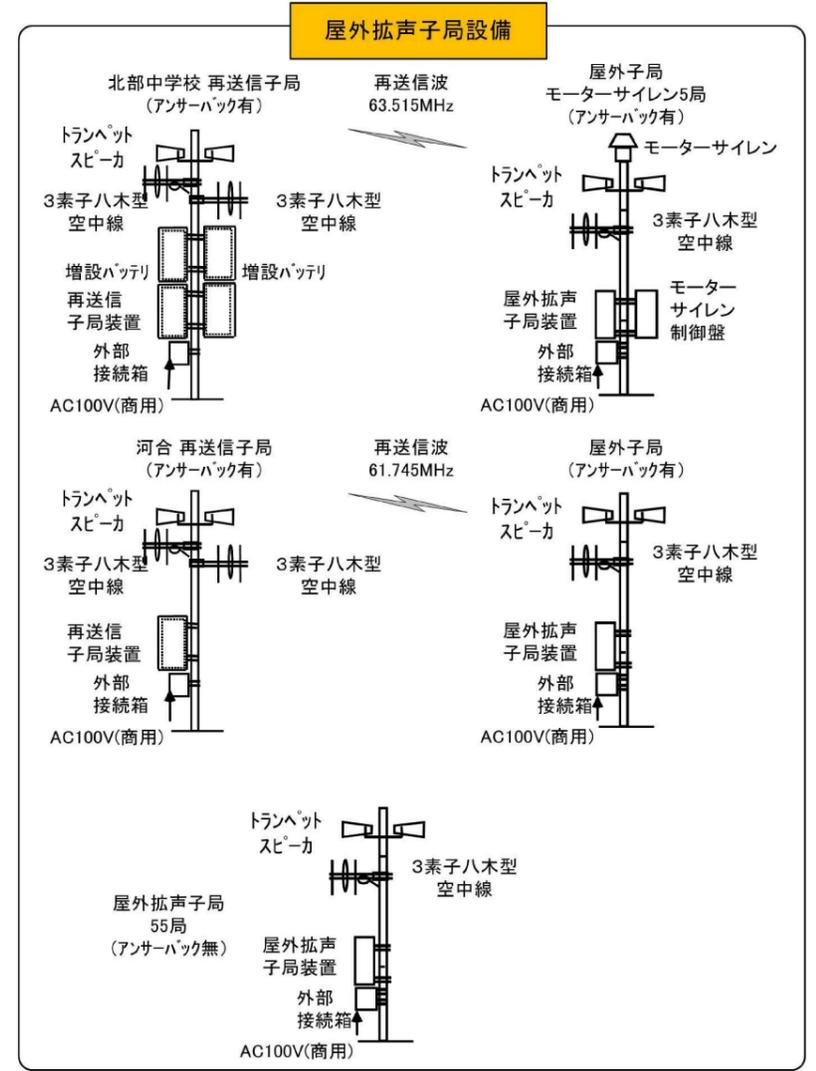

(凡例)

既設流用機器

今回更新箇所

○縮尺注意 A1→A3  
この図面はA1サイズを原寸とする。

番号	
工事名	防災行政無線更新工事
図面番号	2/2 縮尺 -
商標名	河川
施工所	勝山市元町1丁目ほか 地係
施工年度	令和7年度
図面内容	システム系統図
勝山市	