
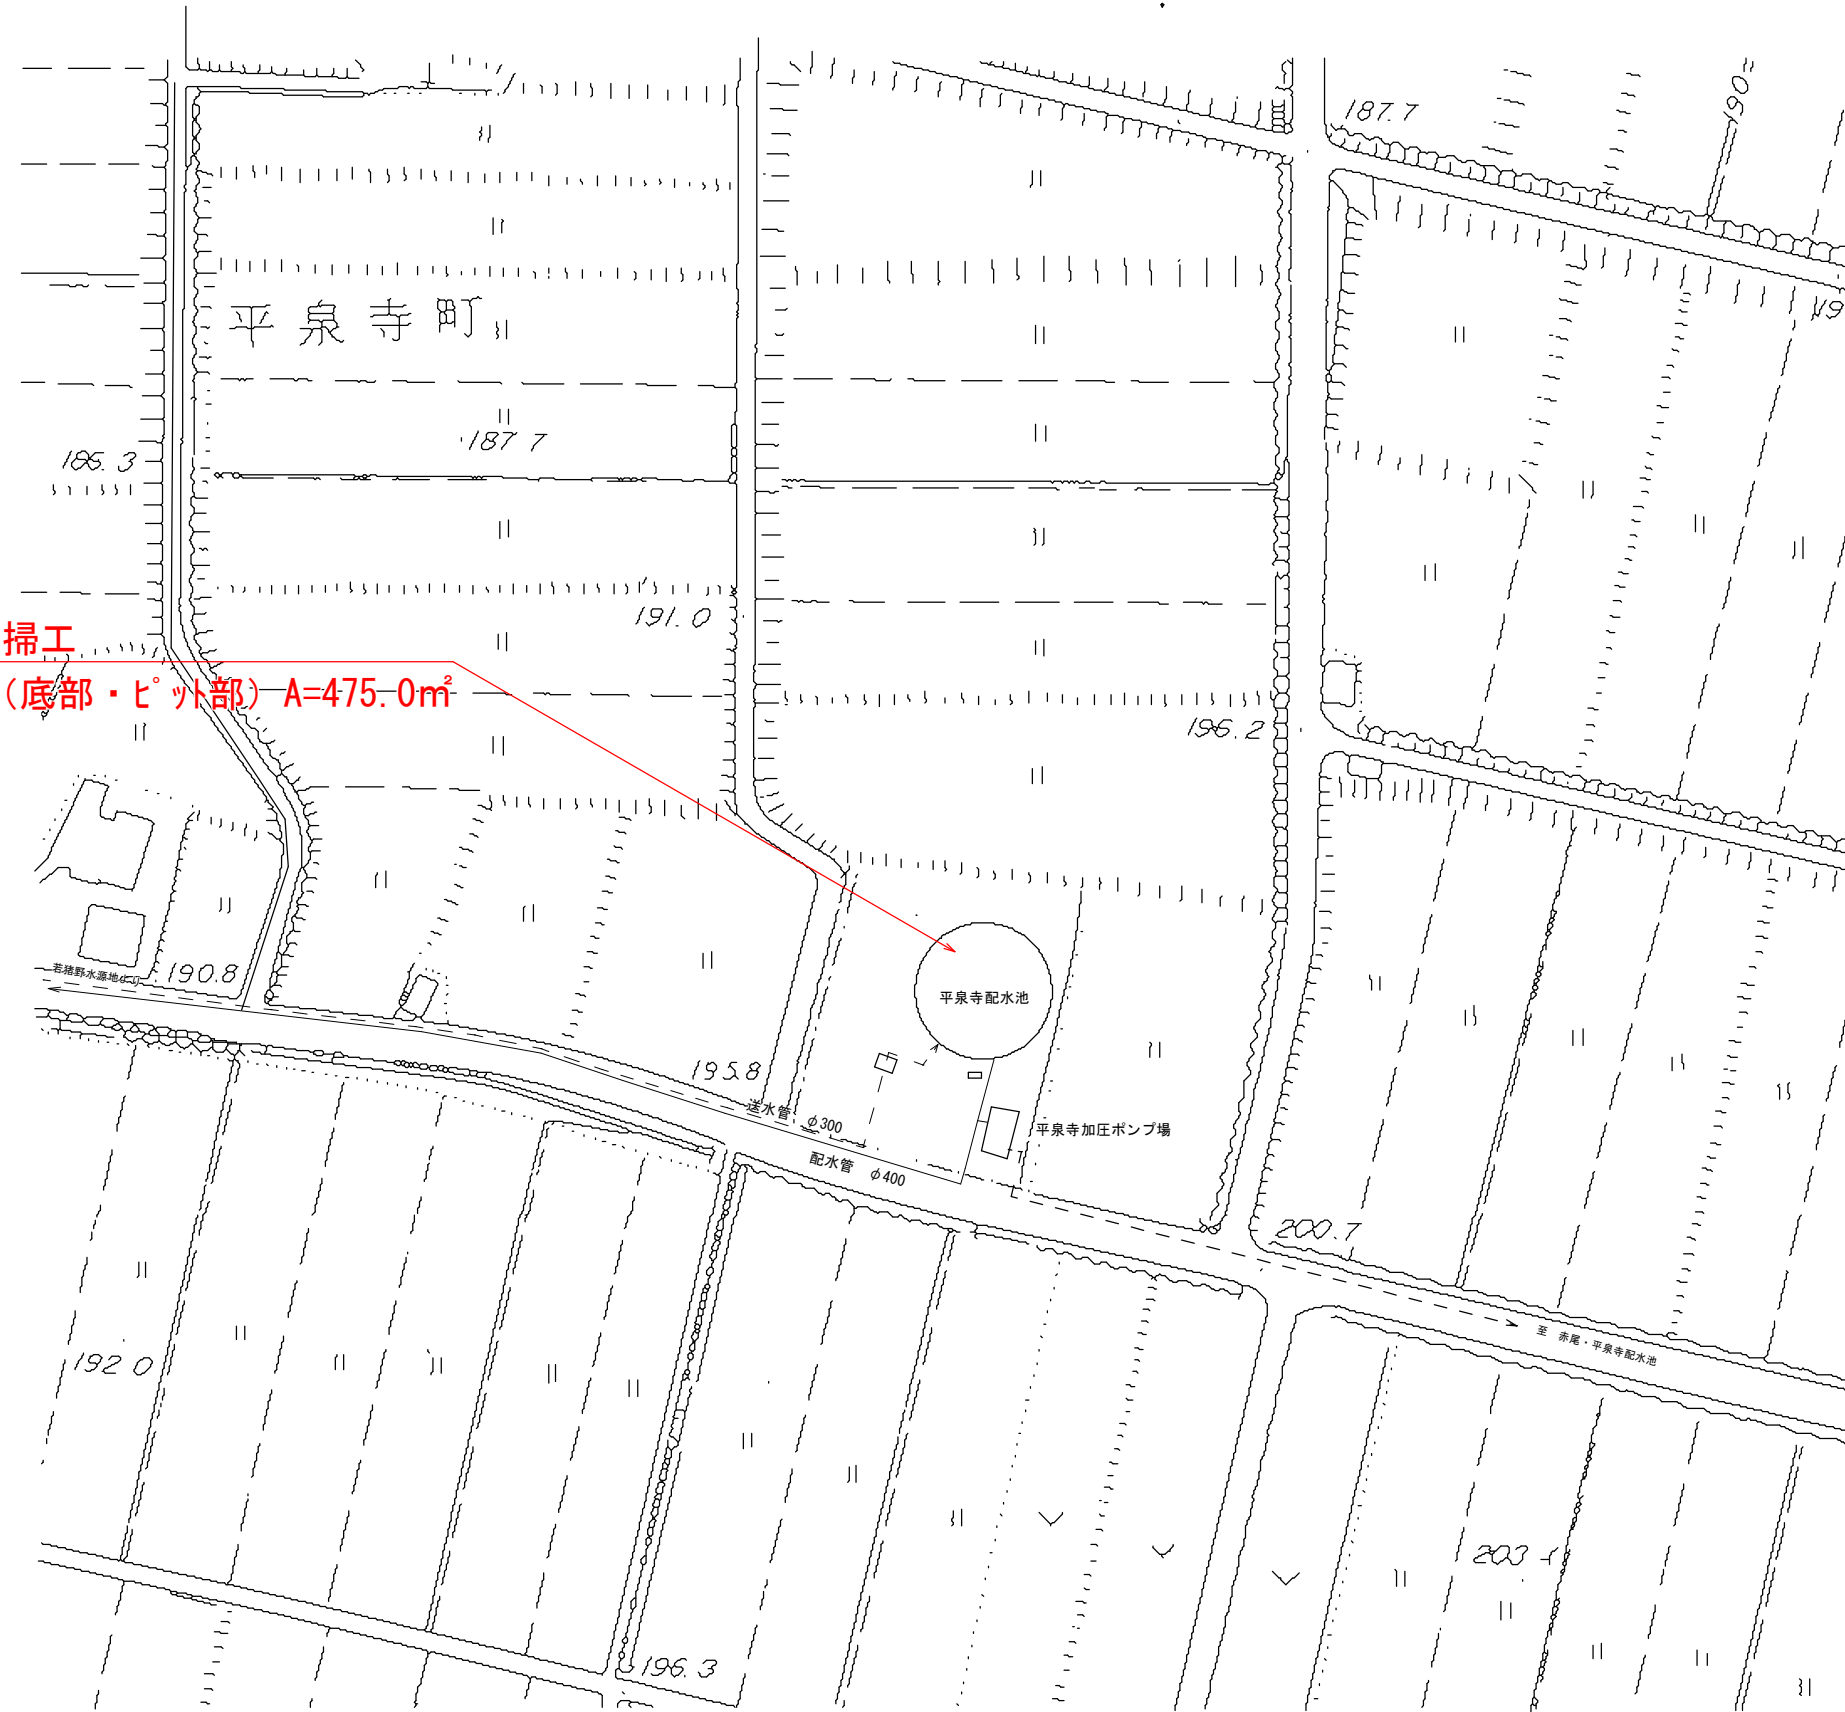
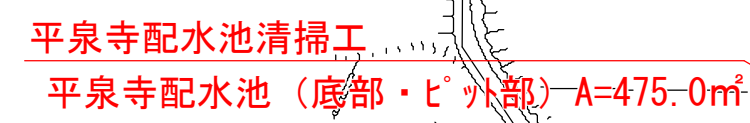
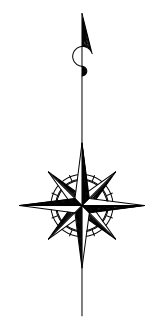


平面图



S=1 : 30

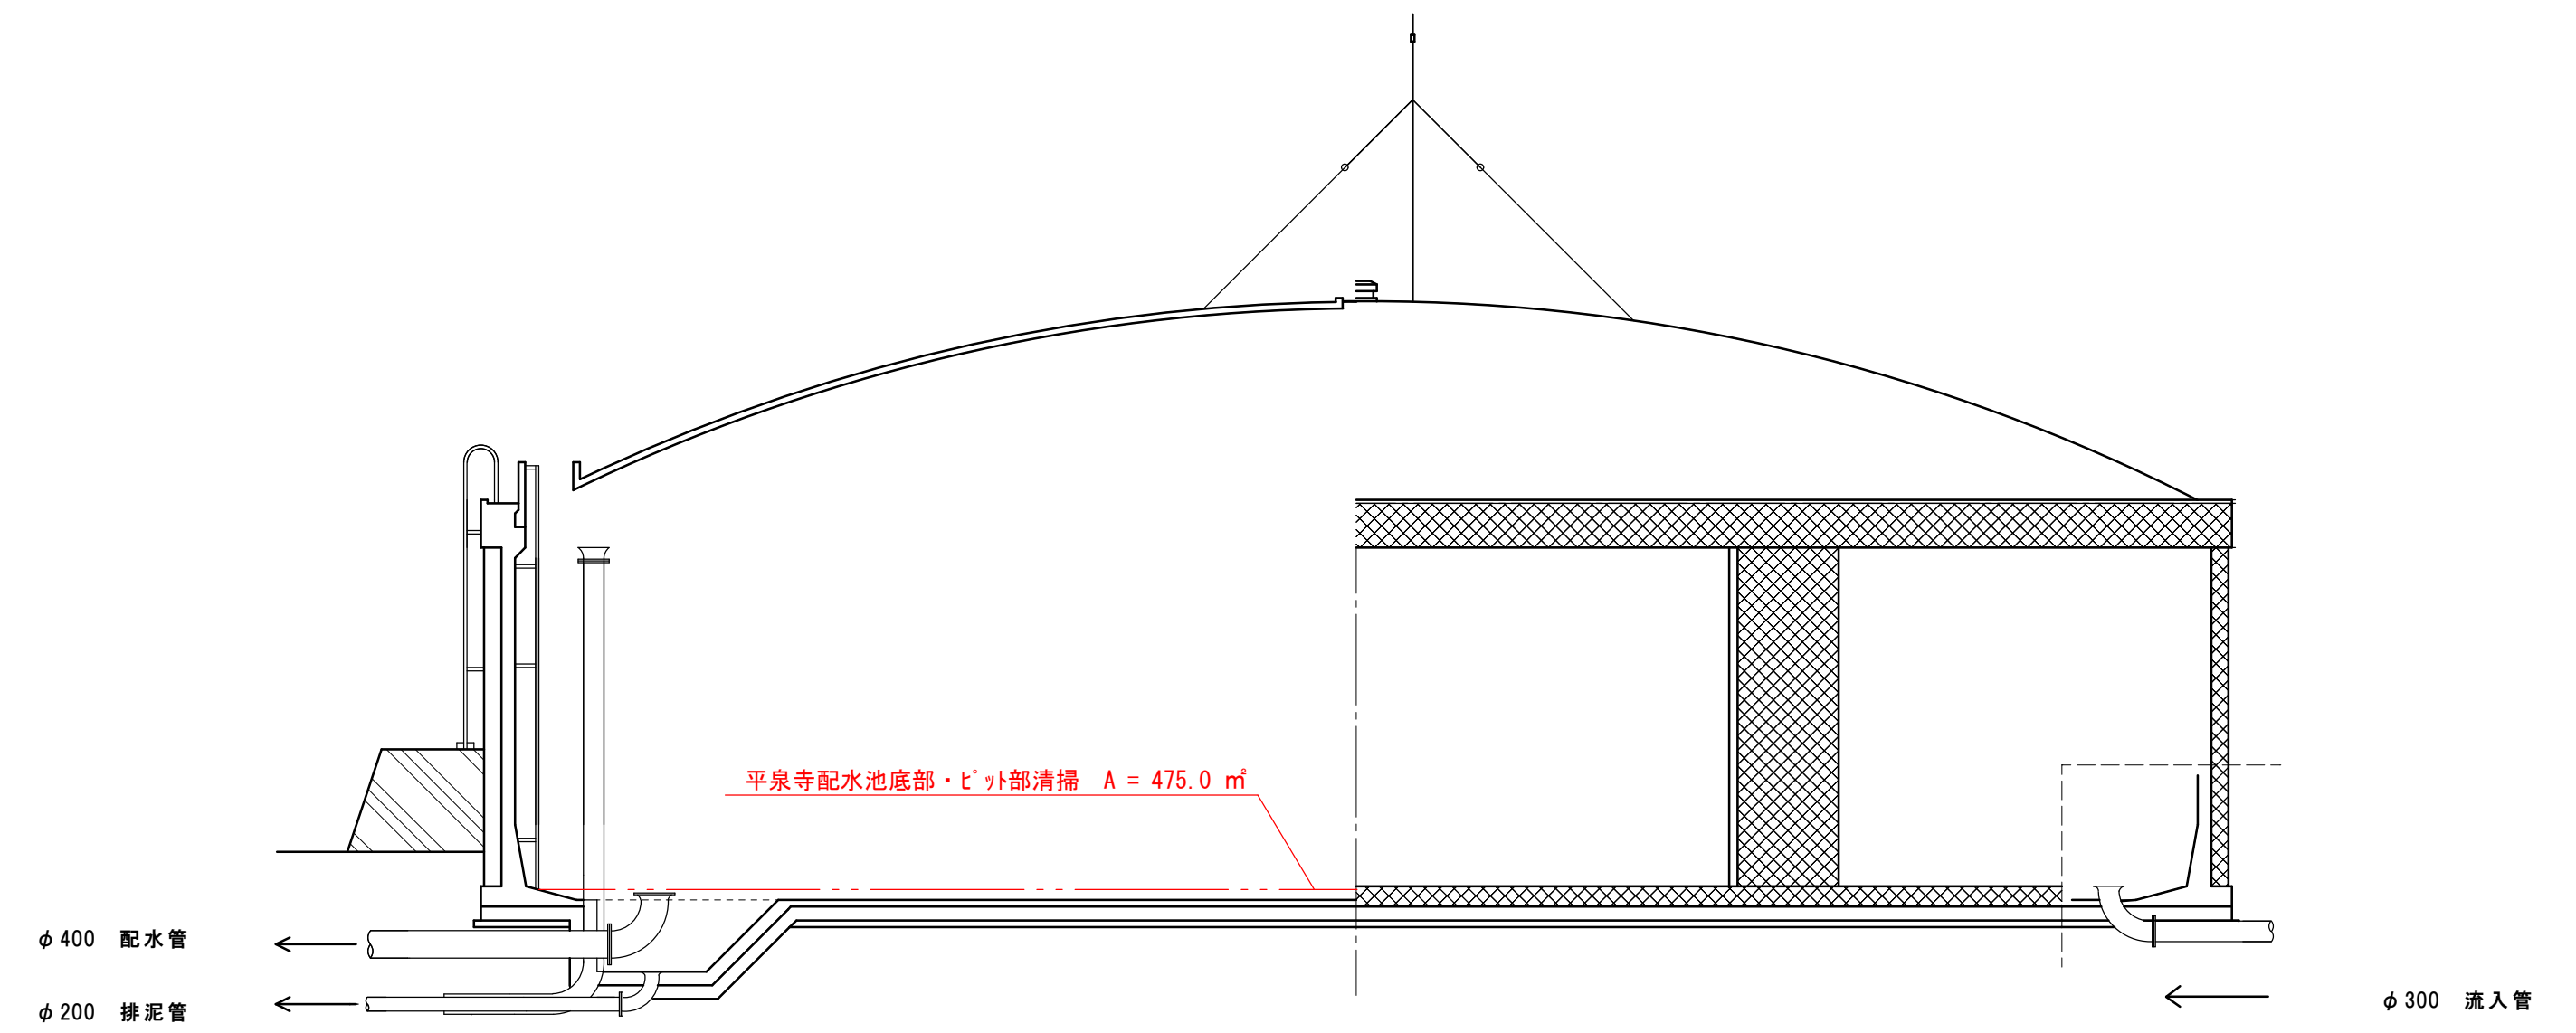

断面図

$$S=1/200$$


位置図

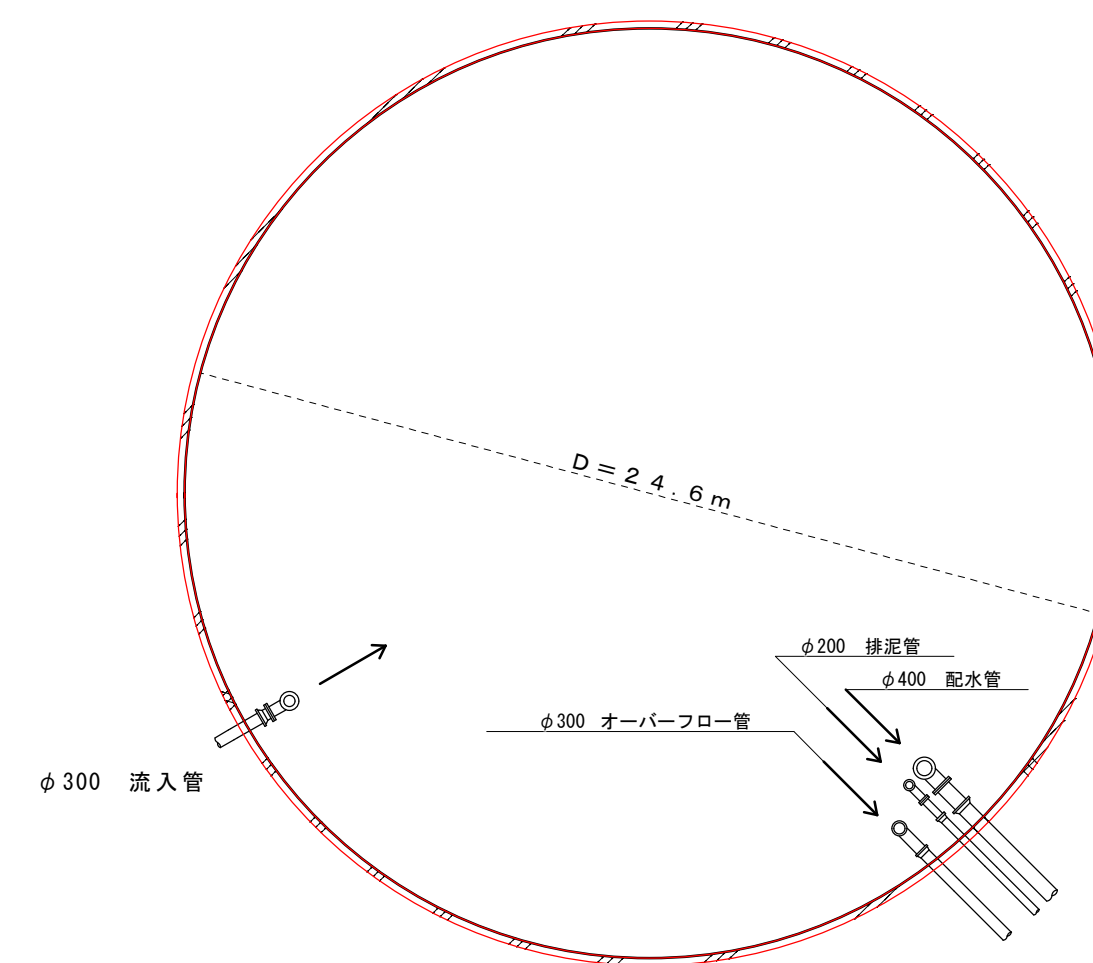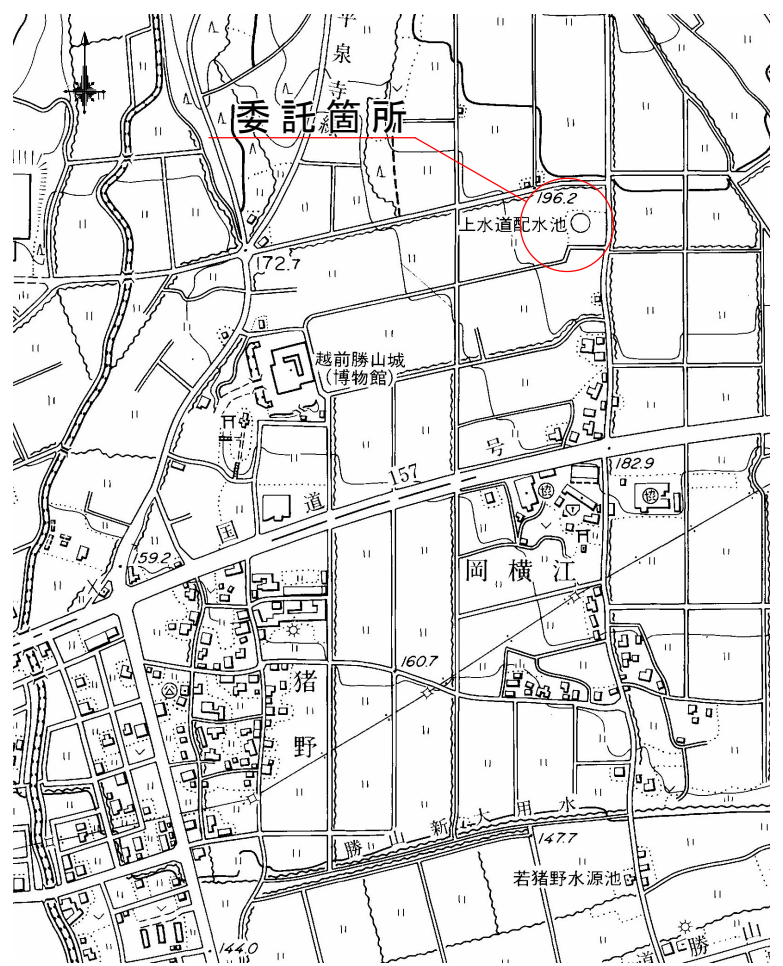

平泉寺配水池 S. 46年度

V = 2, 3 6 0 M ³ × 1 池
内径 2 4 . 6 M
有效水深 5 . 0 M
H . W . L + 1 9 5 . 0 M
L . W . L + 1 9 0 . 0 M
底面部 A = 4 7 5 . 0 m ²

番 号			
工事名	令和8年度 平泉寺配水池不斷水清掃業務委託		
図 面 番 号	縮 尺	図 示	
路線 河川 名			
施 工 所	勝山市 平泉寺町平泉寺 地係		
施 工 度	令和 8 年度		
図面内容	図面 1 式		
勝 山 市			

※縮尺注意 A1→A3
この図面はA1サイズを原寸とする。